



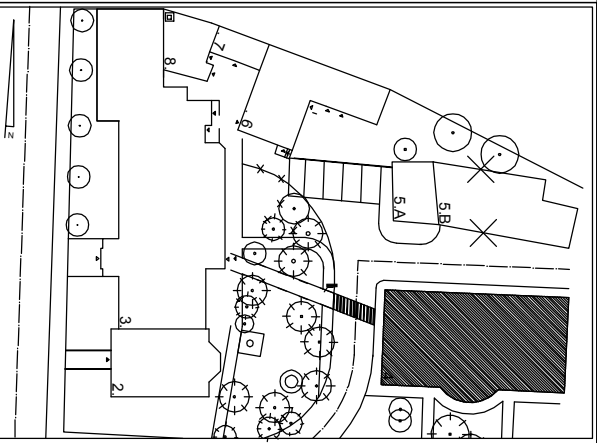

UKŁAD PRZESTRZENNY DZIAŁKI SKALA 1:1000

ZESTAWIENIE POWIERZCHNI UŻYTKOWEJ POMIESZCZENI	
NR	NAZWA POMIESZCZENIA
I/1	KŁATKA SCHODOWA
I/2	POM. ADMINISTRACJI
I/3	KOM. GOSPODARCZA
I/4	KREDENS + ZMYWALNIA
I/5	MAŁA SALA ZAJĘĆ: 16 DZIECI
I/6	ZESP. SANITARNY NN
I/7	ZESP. SANITARNY
I/8	PRZEDSIÓNEK
I/9	SALA ZAJĘĆ DODATKOWYCH
I/10	KOMUNIKACJA
I/11	KOMUNIKACJA - AULA
I/12	AULA - SALA ZAJĘĆ
I/13	POM. SOCJALNE
I/14	HALL
I/15	PRZEDSIÓNEK
RAZEM:	

NR	NAZWA POMIESZCZENIA	POW/m²
I/1	KŁATKA SCHODOWA	4,64
I/2	POM. ADMINISTRACJI	9,21
I/3	KOM. GOSPODARCZA	7,78
I/4	KREDENS + ZMYWALNIA	12,13
I/5	MAŁA SALA ZAJĘĆ: 16 DZIECI	37,90
I/6	ZESP. SANITARNY NN	4,17
I/7	ZESP. SANITARNY	9,02
I/8	PRZEDSIÓNEK	9,68
I/9	SALA ZAJĘĆ DODATKOWYCH	23,77
I/10	KOMUNIKACJA	7,33
I/11	KOMUNIKACJA - AULA	16,14
I/12	AULA - SALA ZAJĘĆ	94,65
I/13	POM. SOCJALNE	11,69
I/14	HALL	13,25
I/15	PRZEDSIÓNEK	5,61
RAZEM:		266,97

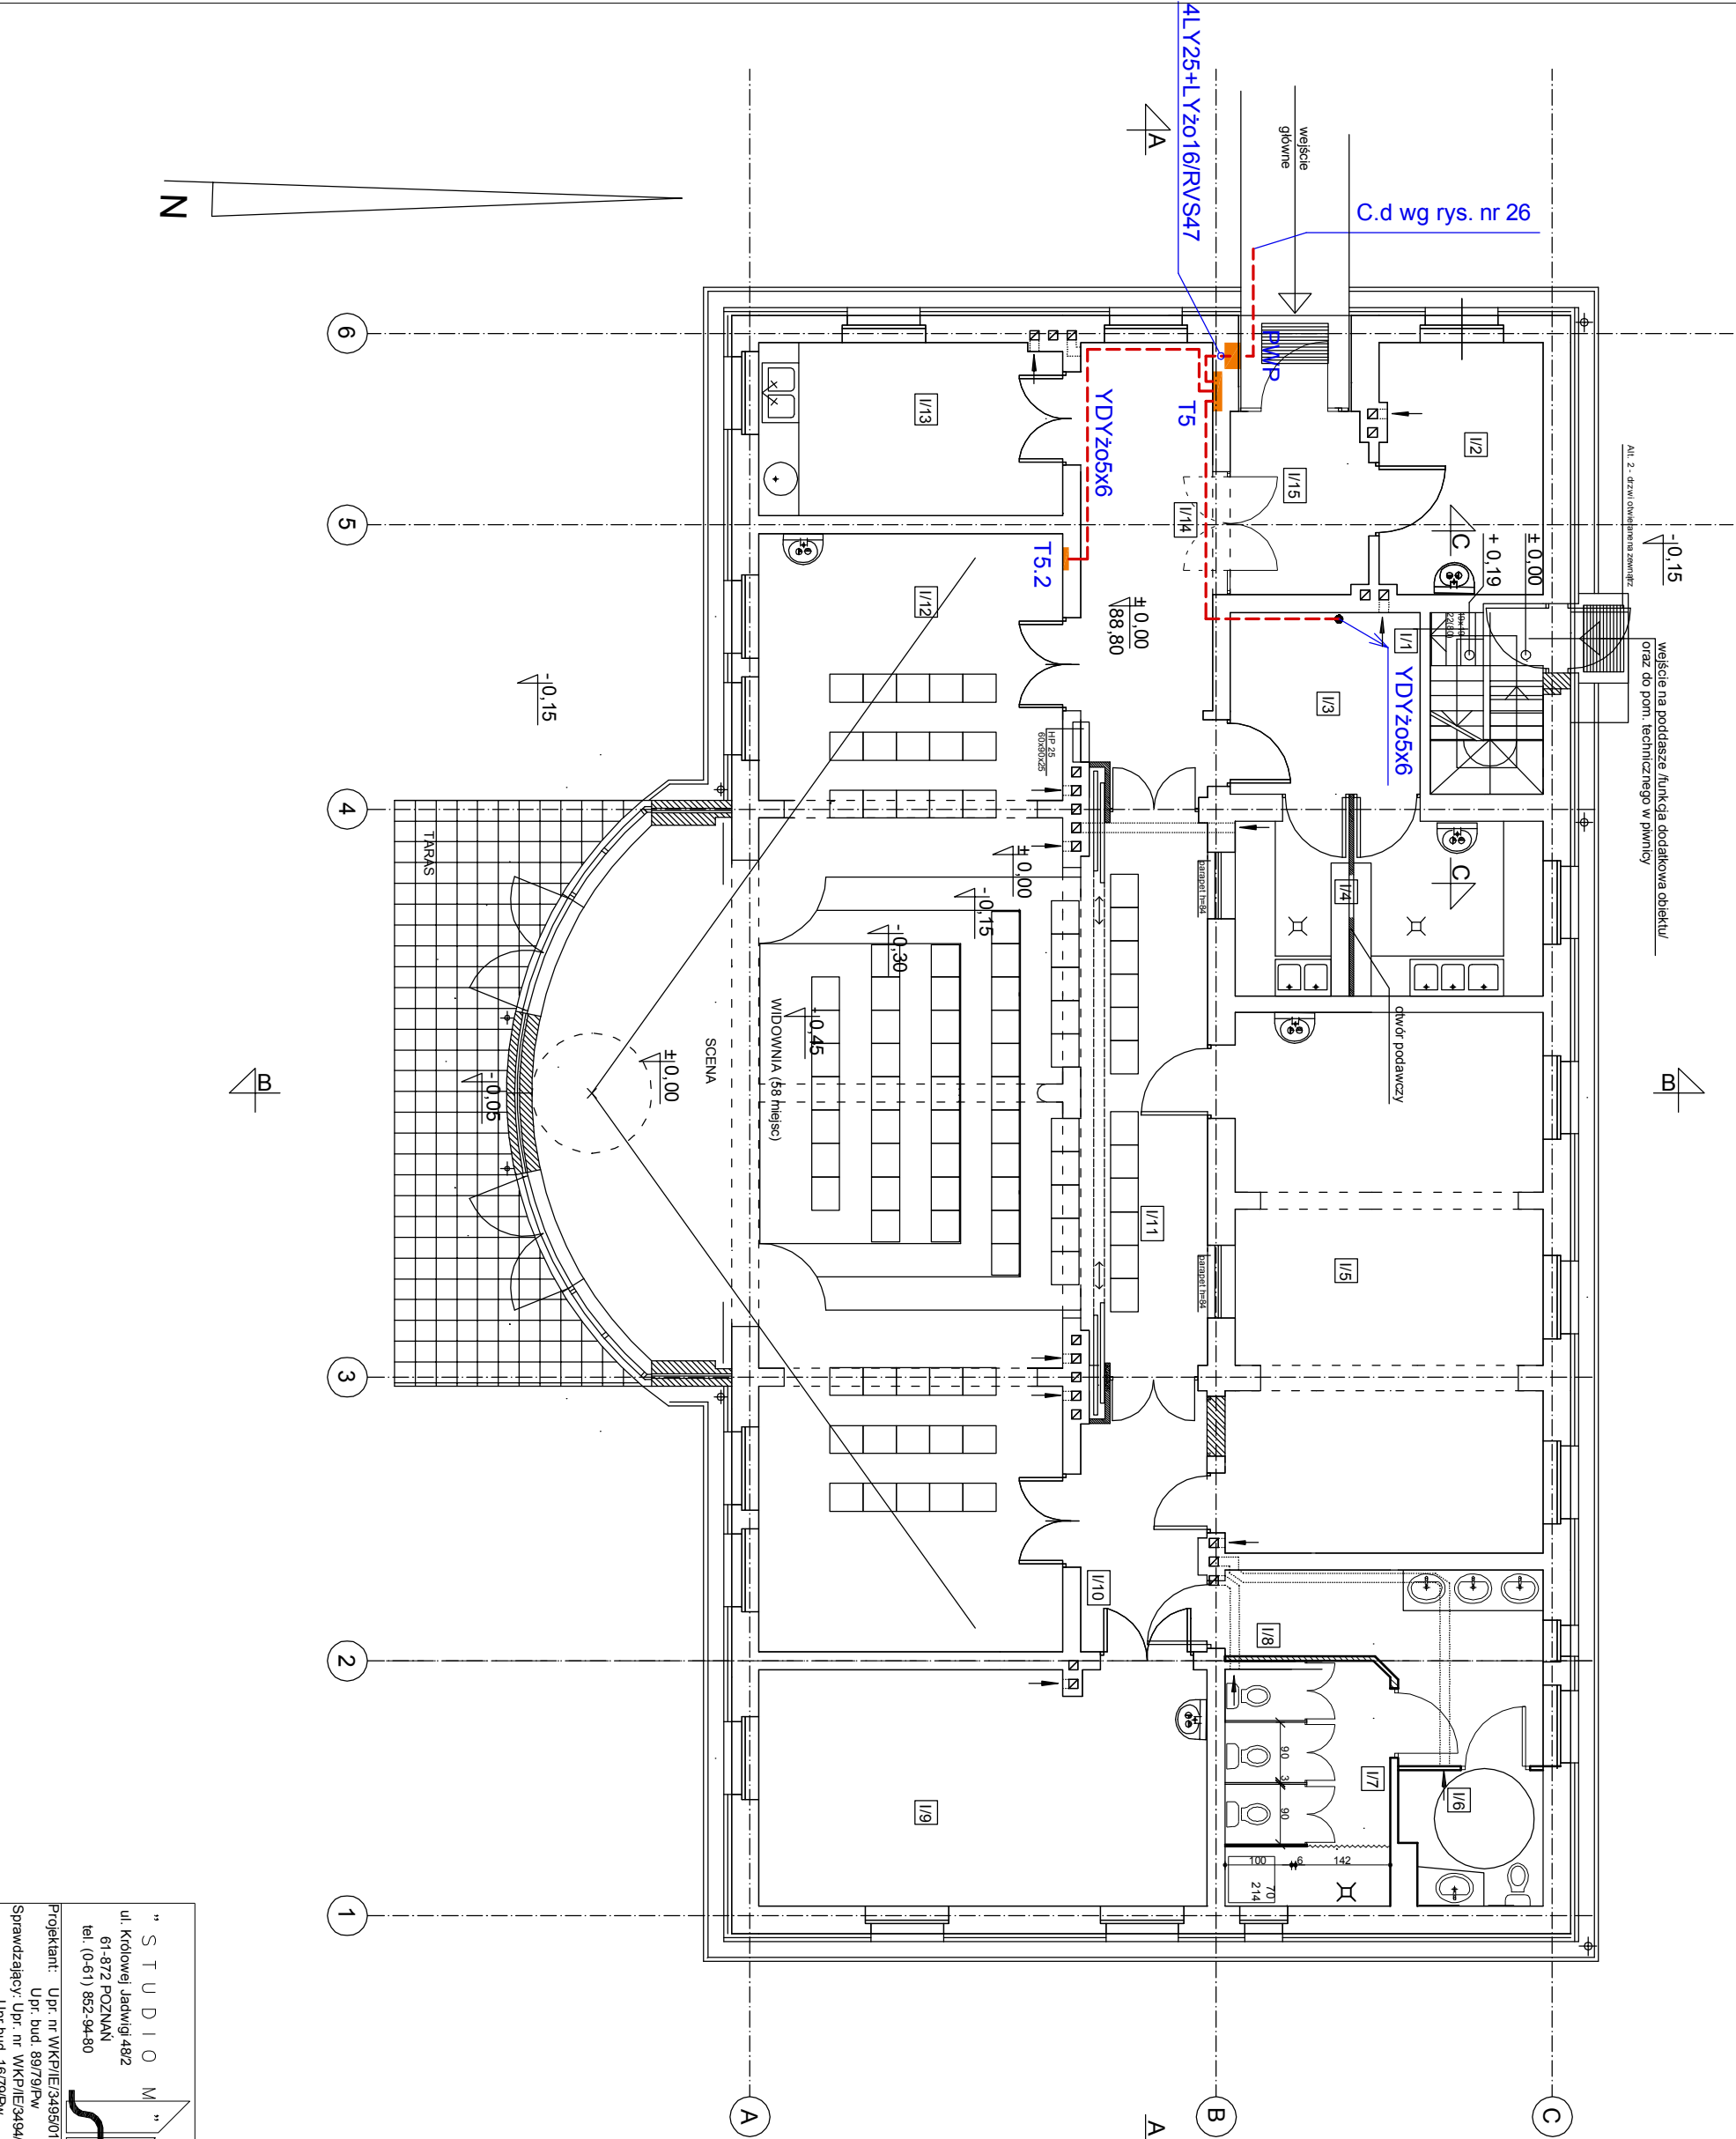

OZNACZENIA:
ściana istniejąca
ściana projektowana

" S T U D I O M " "ucio		Poniec, ul. Kościuszki 7 Działki nr 1188/1, 1188/3, 1188/5, 1188/6 Przebudowa zespołu budynków poszpitalnych na przedszkole	E. PB
Projektant: Upr. nr WKPi/E/349501 Sprawdzający: Upr. nr WKPi/E/349401 Upr. bud. 89/79/PW Upr. bud. 16/79/PW		Budynek nr 4 - Rzut partentu Instalacja elektryczna	1:100 02.2013
mgr inż. Zbigniew Niewiada			33