


SZCZEGÓŁ KONSTRUKCYJNY D

wpust uliczny

Skala 1 : 20

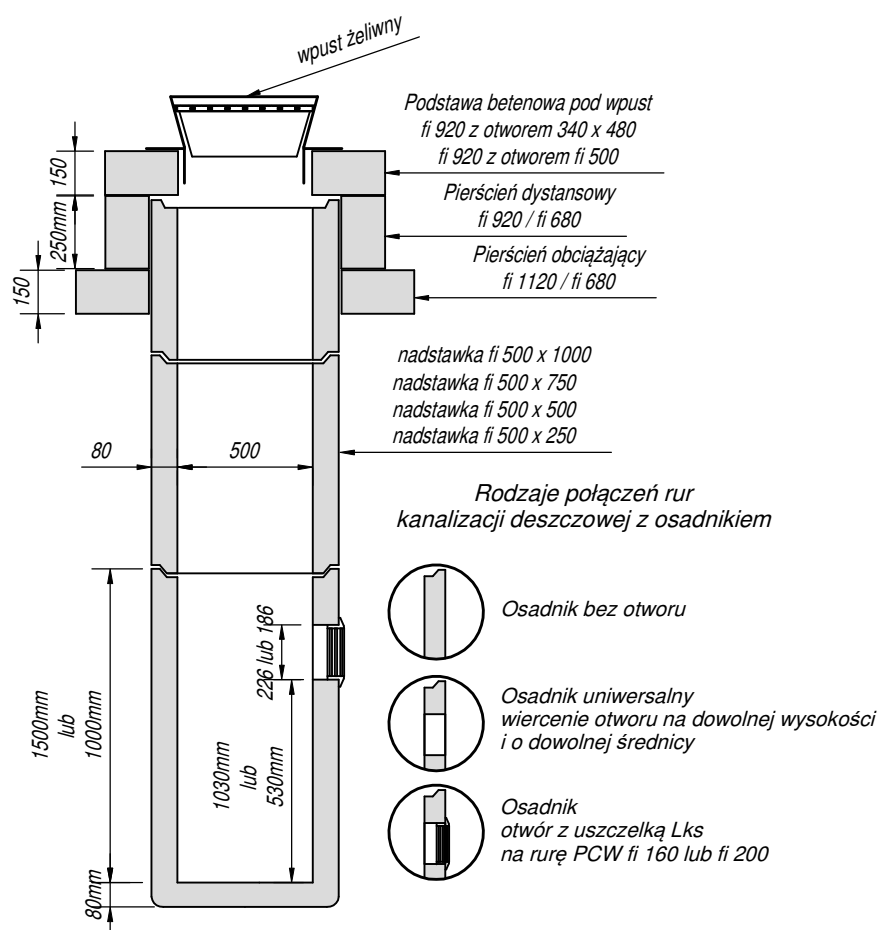

BIURO PROJEKTOWE inż. Lech Przybylak ul. Narutowicza 121 64-100 Leszno		ZAMAWIAJĄCY INWESTOR			
		GMINA PONIEC			
		OBIEKT I TREŚĆ RYSUNKU			
SCHEMAT WPUSTU ULICZNEGO DN 500mm		UZBROJENIE TERENU W SIECI WOD-KAN NA OSIEDLU BERLINEK III W PONIECU			
ZESPÓŁ PROJEKTOWY		PODPIS	NUMER RYSUNKU		
PROJEKTANT	inż. LECH PRZYBYLAK uprawnienia projektowe nr 408/82/Lo o specjalności instalacyjno-inżynierskiej		Rys.nr 11		
SPRAWDZIŁ	mgr inż. Witold Sobczak uprawnienia projektowe 1556 / 92 / Lo o specjalności instalacyjno-inżynierskiej				
		DATA OPRACOWANIA	BRANŻA	STADIUM	NR OBIEKTU
		02.2021	SANIT.	PB	